


RZUT PIWNIC - projekt | skala 1:100

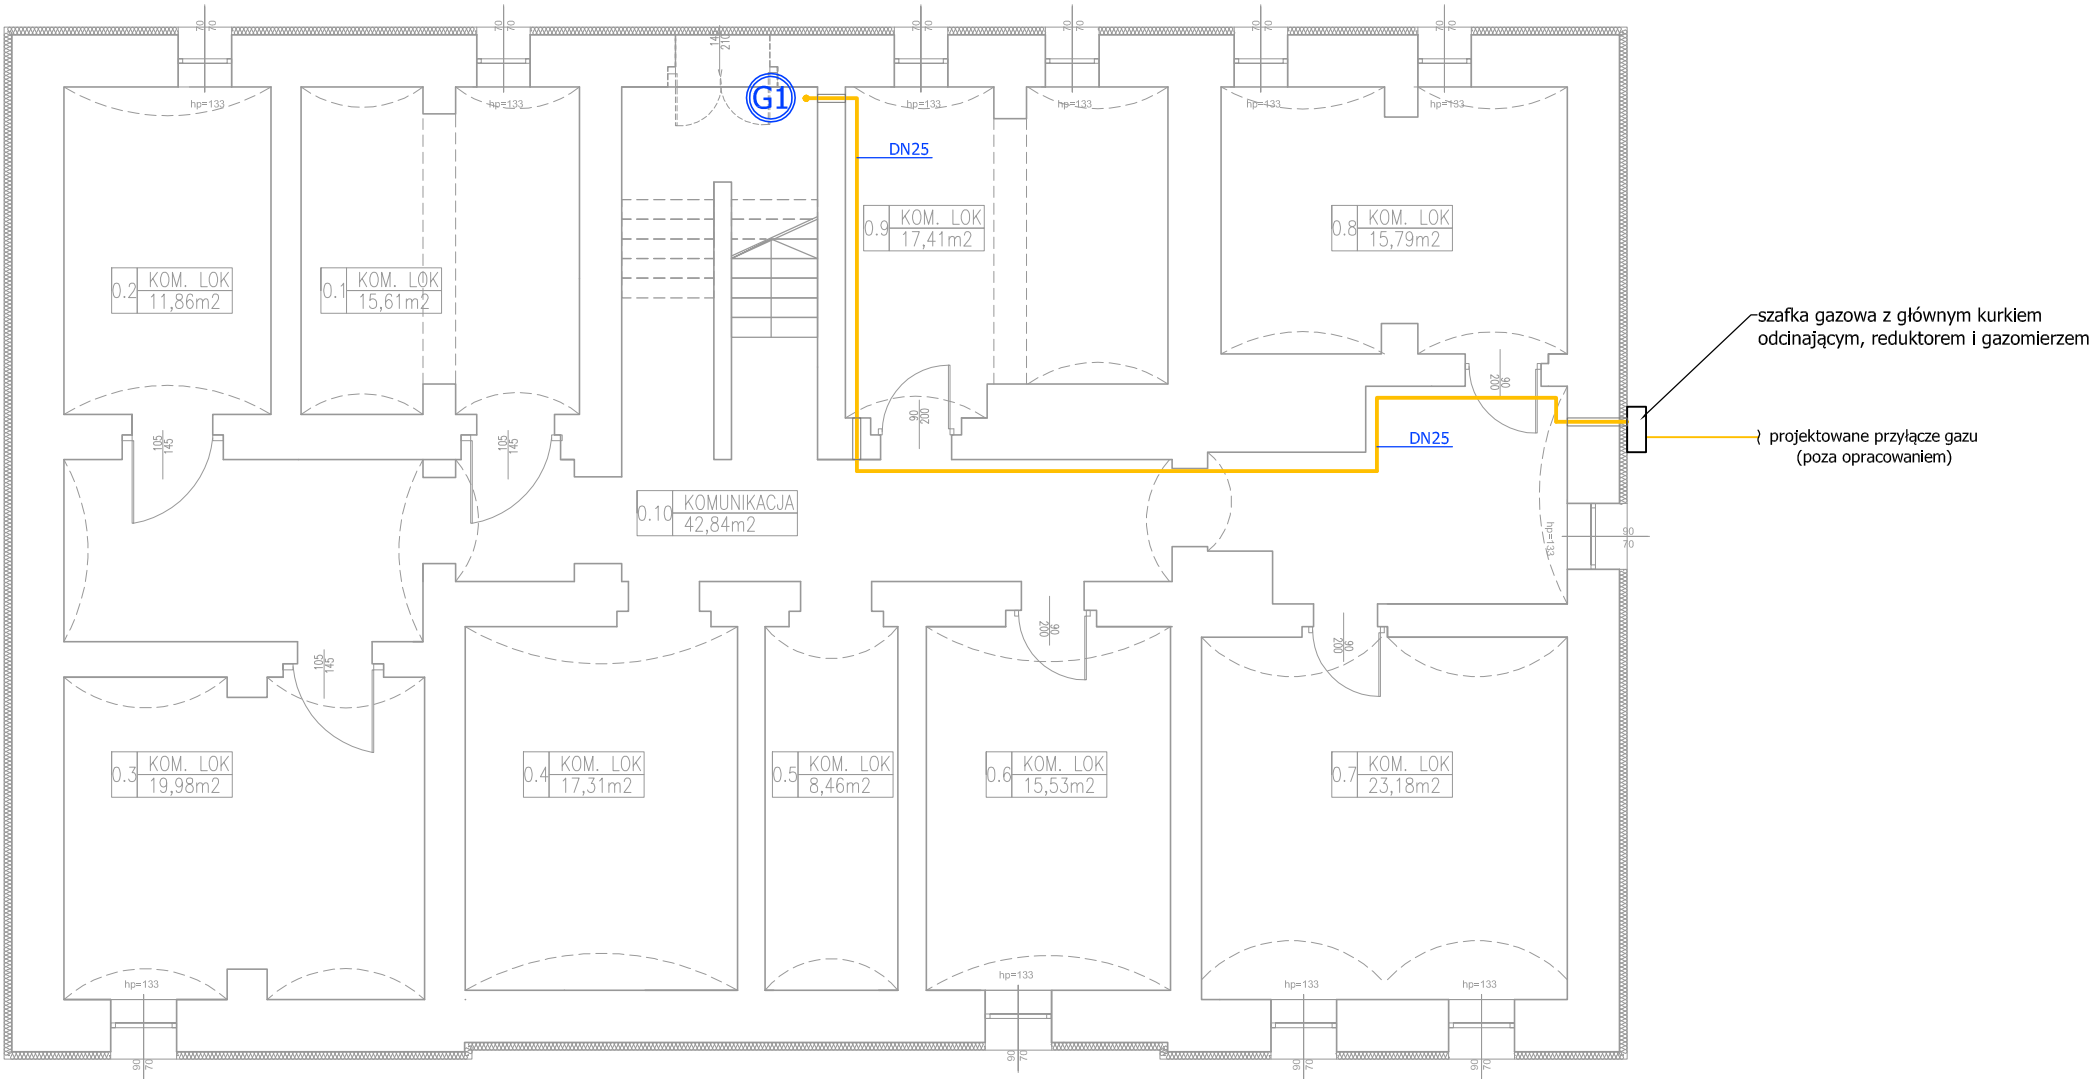

ZESTAWIENIE POWIERZCHNI + WÓJROK LOKATORSKI		
0.1	KOMÓRKA LOKATORSKA	15,61
0.2	KOMÓRKA LOKATORSKA	11,86
0.3	KOMÓRKA LOKATORSKA	19,98
0.4	KOMÓRKA LOKATORSKA	17,31
0.5	KOMÓRKA LOKATORSKA	8,46
0.6	KOMÓRKA LOKATORSKA	15,53
0.7	KOMÓRKA LOKATORSKA	23,18
0.8	KOMÓRKA LOKATORSKA	15,79
0.9	KOMÓRKA LOKATORSKA	17,41
	RAZEM	145,13

ZESTAWIENIE POWIERZCHNI WSPÓŁNEJ		
0,10	KOMUNIKACJA	42,84
	RAZEM	42,84

Temat: Rzut piwnic - instalacja gazowa	
Stadium: Projekt budowlany	
Branża: Sanitarna	
Rysunek nr: IS-1	Skala: 1:100
Projekt: Termomodernizacja budynku mieszkalnego	
Lokalizacja: 47-420 Kuźnia Raciborska ul. Słowackiego 5 dz. nr 662/6	
Inwestor: Gmina Kuźnia Raciborska ul. Słowackiego 4 47-420 Kuźnia Raciborska	
Projektant: Paweł Pawlicki upr. nr 109/79 Kt	
Opracowanie: Anna Pawełek	Data opracowania: 05.2019

UWAGI:

1. Wewnętrzną instalację gazu należy wykonać z rur stalowych czarnych nieizolowanych łączonych za pomocą spawania.
2. Należy wykonać podejście pod kocioł gazowy.
3. Przejścia przez przegrody budowlane należy prowadzić w tulejach ochronnych.

OZNACZENIA:

- projektowana instalacja gazu
- średnica instalacji gazu
- projektowany kurek odcinający
- pion instalacji gazowej