


RZUT PIĘTRA 1 - projekt| skala 1:100

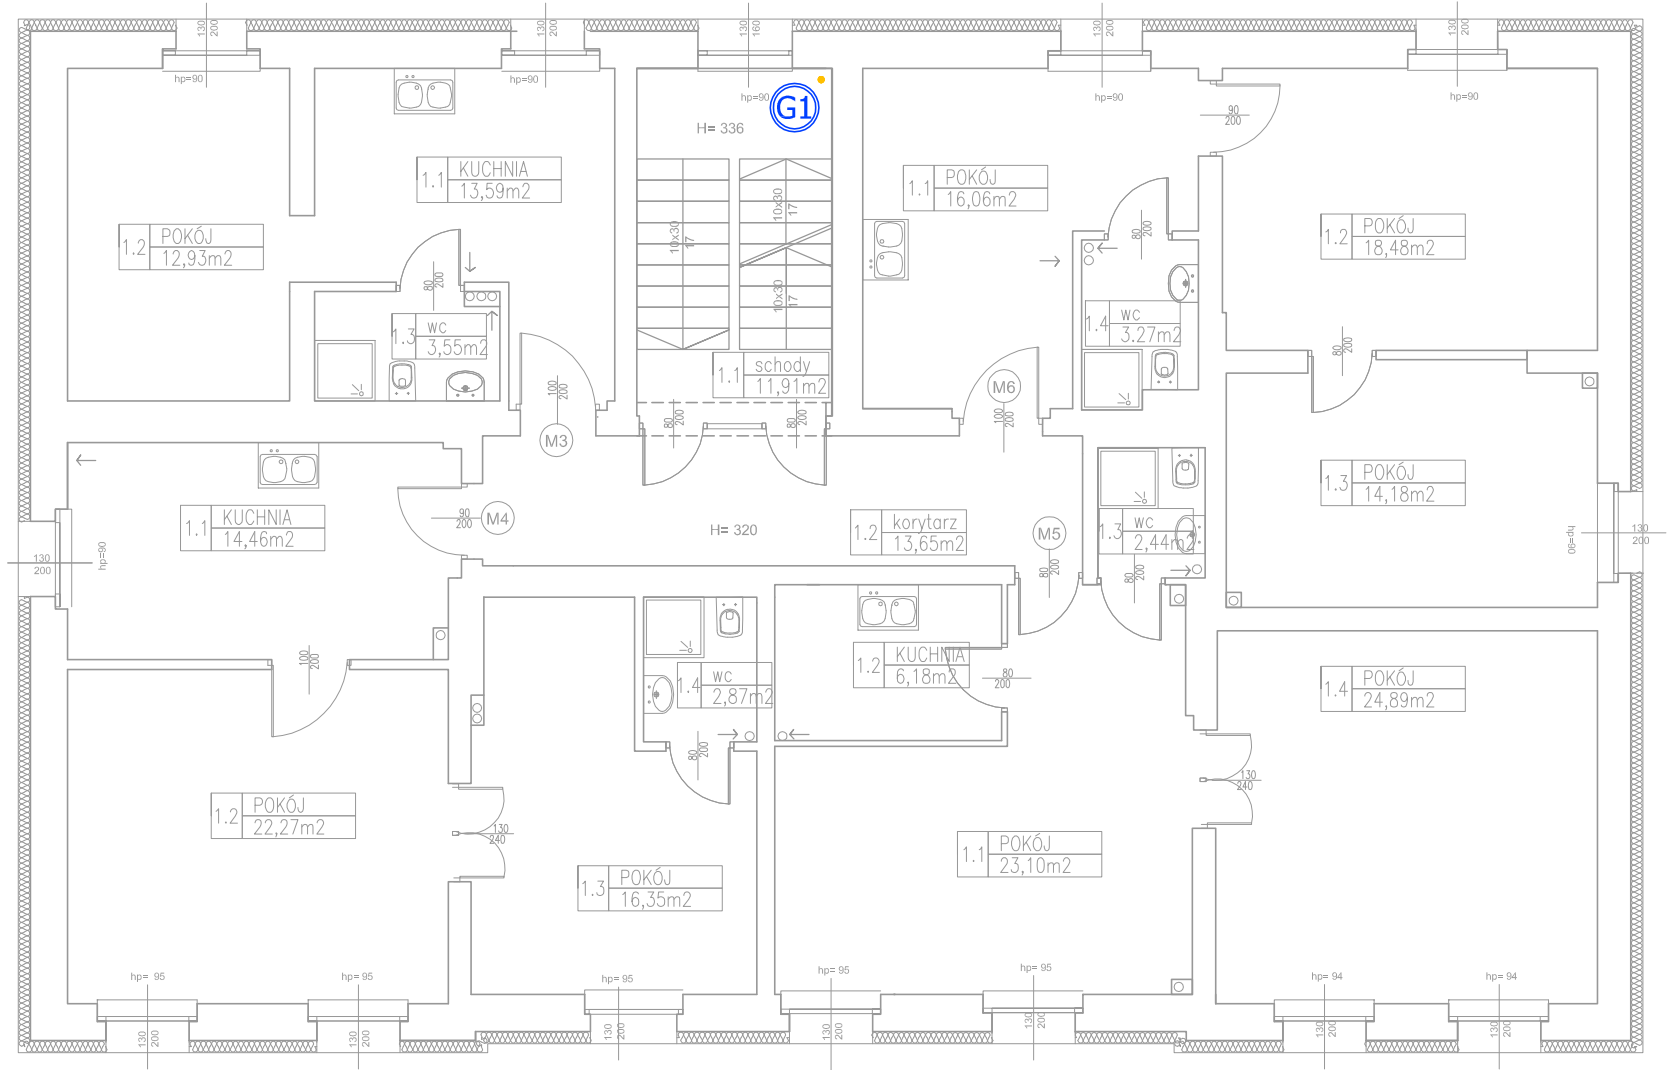

- OZNACZENIA:
- projektowana instalacja gazu
  - G1 pion instalacji gazowej

ZESTAWIENIE POWIERZCHNI WSPÓŁNEJ		
1.1	SCHODY	11,91
1.2	KORYTARZ	13,65
	RAZEM	25,56

ZESTAWIENIE POWIERZCHNI WŁ.		
0.1	KUCHNIA	13,59
0.2	POKÓJ	12,93
0.3	ŁAZIENKA	3,55
	RAZEM	30,07

ZESTAWIENIE POWIERZCHNI WŁ.		
0.1	KUCHNIA	14,46
0.2	POKÓJ	22,27
0.3	POKÓJ	16,35
0.4	ŁAZIENKA	2,87
	RAZEM	55,95

ZESTAWIENIE POWIERZCHNI WŁ.		
1.1	POKÓJ	23,10
1.2	KUCHNIA	6,18
1.3	ŁAZIENKA	2,44
1.4	POKÓJ	24,89
	RAZEM	56,61

ZESTAWIENIE POWIERZCHNI WŁ.		
1.1	POKÓJ	16,06
1.2	POKÓJ	18,48
1.3	POKÓJ	14,18
1.4	ŁAZIENKA	3,27
	RAZEM	51,99

Temat:		Rzut I piętra - instalacja gazowa	
Stadium:		Projekt budowlany	
Branża:		Sanitarna	
Rysunek nr:	IS-3	Skala:	1:100
Projekt:		Termomodernizacja budynku mieszkalnego	
Lokalizacja: 47-420 Kuźnia Raciborska ul. Słowackiego 5 dz. nr 662/6			
inwestor:		Gmina Kuźnia Raciborska ul. Słowackiego 4 47-420 Kuźnia Raciborska	
Projektant:		Paweł Pawlicki upr. nr 109/79 Kt	
Opracowanie:		Anna Pawełek	
		Data opracowania: 05.2019	

- UWAGI:**
- Wewnętrzną instalację gazu należy wykonać z rur stalowych czarnych nieizolowanych łączonych za pomocą spawania.
  - Należy wykonać podejście pod kocioł gazowy.
  - Przejścia przez przegrody budowlane należy prowadzić w tulejach ochronnych.